


Rzut

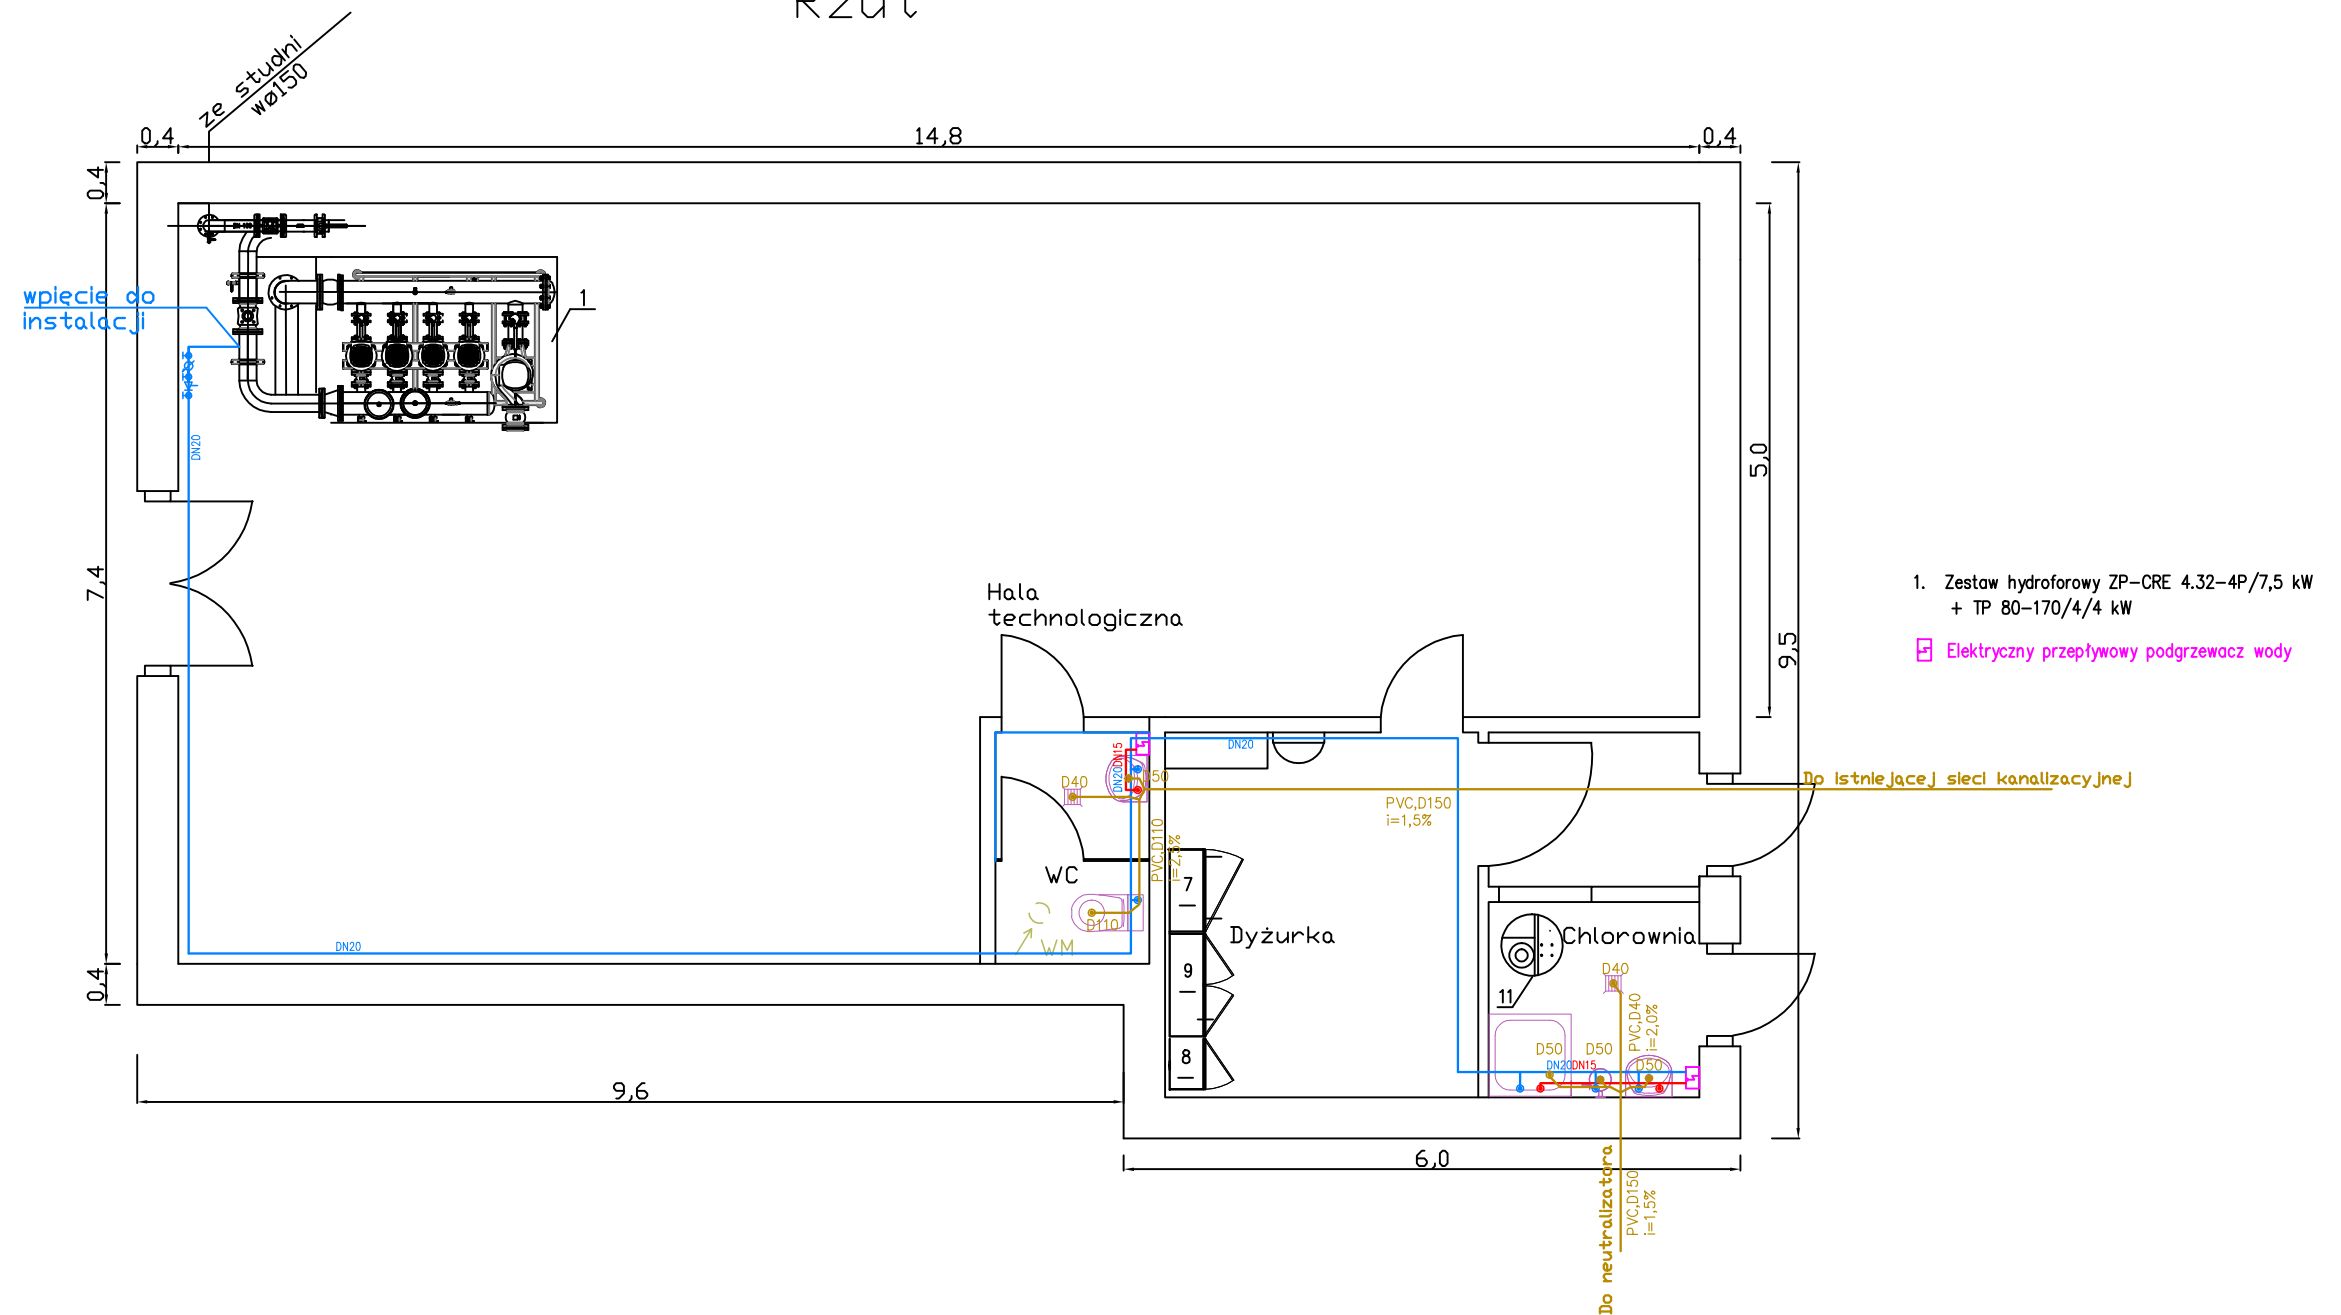

WOD-MAX ul. Dworcowa 49, 62-400 Sępólno			
Inwestor:	GMINA BABOSZEWO ul. Warszawska 9a, 09-130 Baboszewo		
Nazwa inwestycji:	Rozbudowa i remont stacji uzdatniania wody w m. Baboszewo dz. nr 278/2		
Projektował:		PROJEKT BUDOWLANY	SKALA: 1:100
mgr inż. Sławomir Lebica Uprawnienia budowlane WKP/0154/PWDS/09 w szczególności instalacyjnej do projektowania kierowania robotami budowlanymi bez ograniczeń		BRANŻA: INSTALACYJNA	DATA: 08.2016r
		INSTALACJA WOD-KAN	
RYSUNEK NR S 11			Str.